


N	KWA	LOCALIZAÇÃO
01	150	CENÁRIO HALL (BATALHÃO)
02	112,5	CAVALARIA (BATALHÃO)
03	45	ESPAÇO MULTIUSO (BATALHÃO)
04	112,5	ÁREA EXTERNA
05	225	ÁREA EXTERNA / INCÊNDIO
06	150	RESTAURANTE / POÇO ARTESIANO
07	225	ESPAÇO MARLIN AZUL (PAV 02)
08	300	AR CONDICIONADO
09	300	AR CONDICIONADO
10	225	ESPAÇO MARLIN AZUL (PAV 02) / ILUMINAÇÃO
11	300	ÁREA EXTERNA
12	300	ESPAÇO COLIBRI (PAV 01)
13	112,5	DETRAN
14	112,5	BASE OPERACIONAL
15	300	ESPAÇO JUBARTE (PAV 03) / SUBESTAÇÃO
15A	300	ESPAÇO COLIBRI (PAV 01) / SUBESTAÇÃO

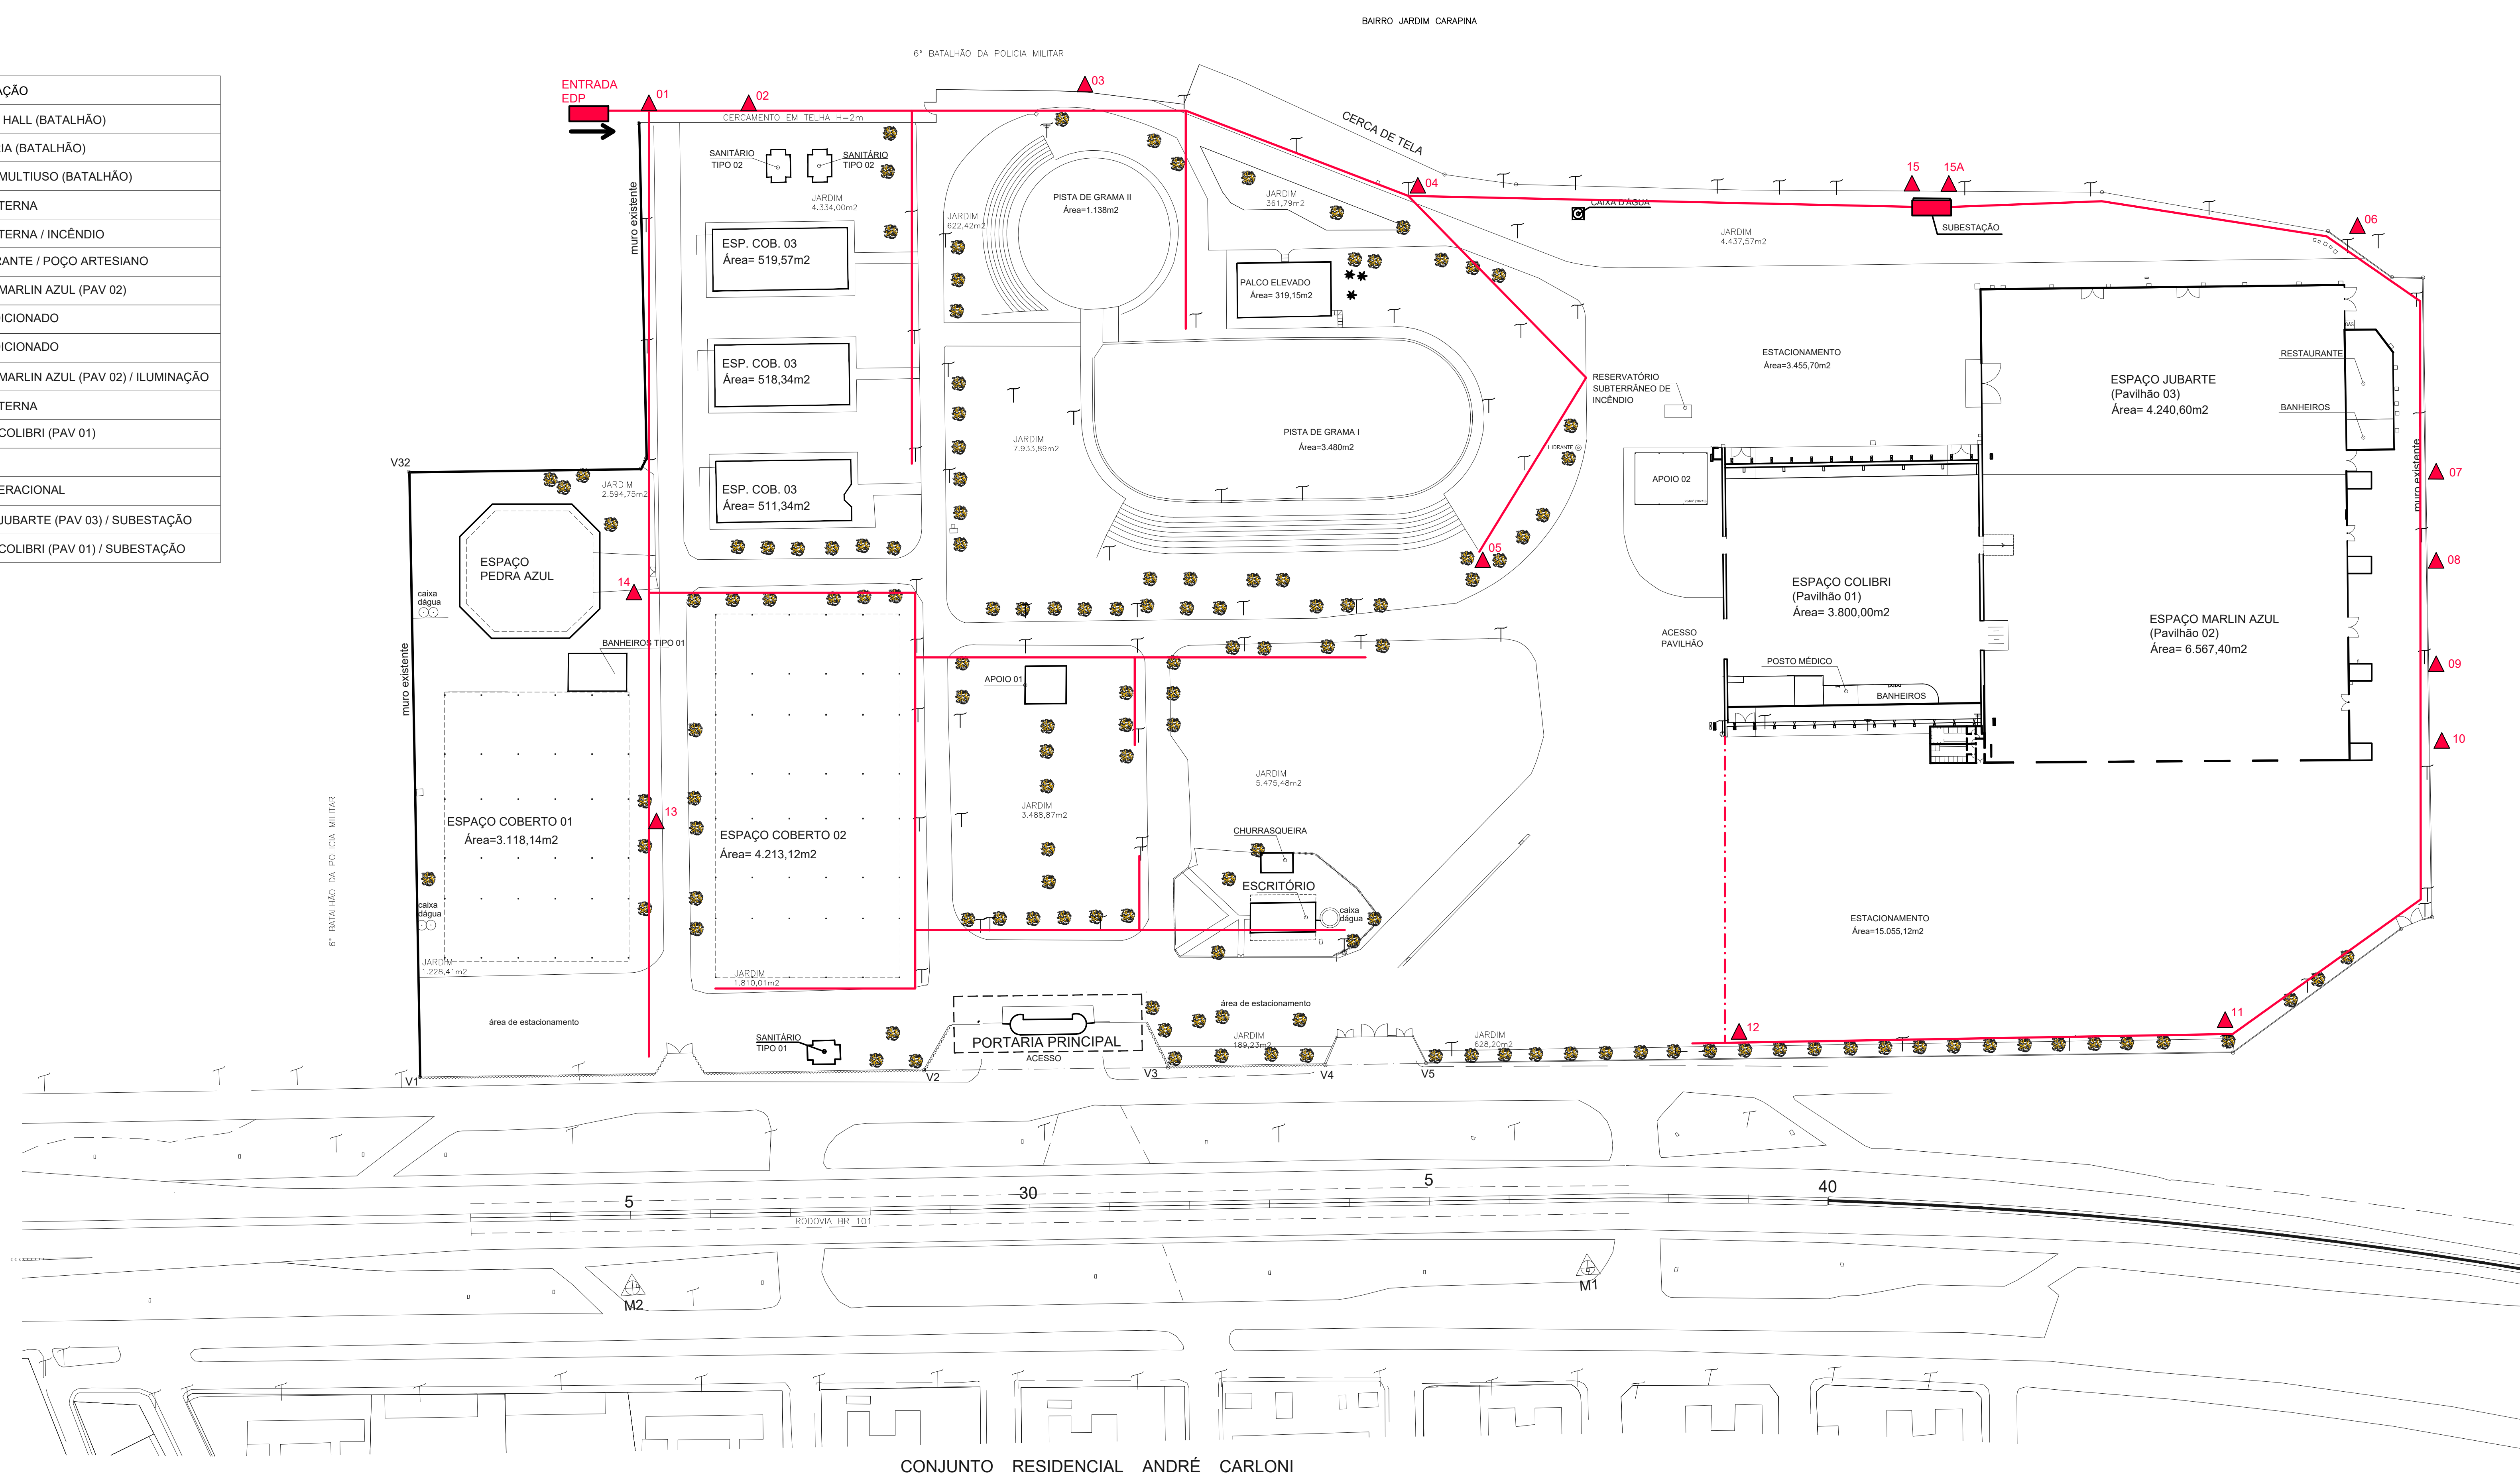

PLANTA BAIXA IMPLANTAÇÃO
ESCALA: 1/1000



ARENA MULTIUSO

RODOVIA DO CONTORNO, BR 101, Km01 - CARAPINA - SERRA - ES

PROPRIETARIO:

GOVERNO DO ESTADO DO ESPÍRITO SANTO
SECRETARIA DE ESTADO DO TURISMO
CNPJ:08.750.791/0001-89

AUTOR DO PROJETO

PAULO HENRIQUE PRÚCOLI BARBOZA
cau A48548-9

TÍTULO: PROJETO DE REGULARIZAÇÃO
- PLANTA ELÉTRICA

DATA : JANEIRO / 2021 ESCALA: INDICADA PRANCHA: 03/17

DESENHO:
PAULO HENRIQUE PRÚCOLI BARBOZA - ILHA ARQUITETURA