



PLANTA BAIXA – sanitário 01  
ESCALA 1/50

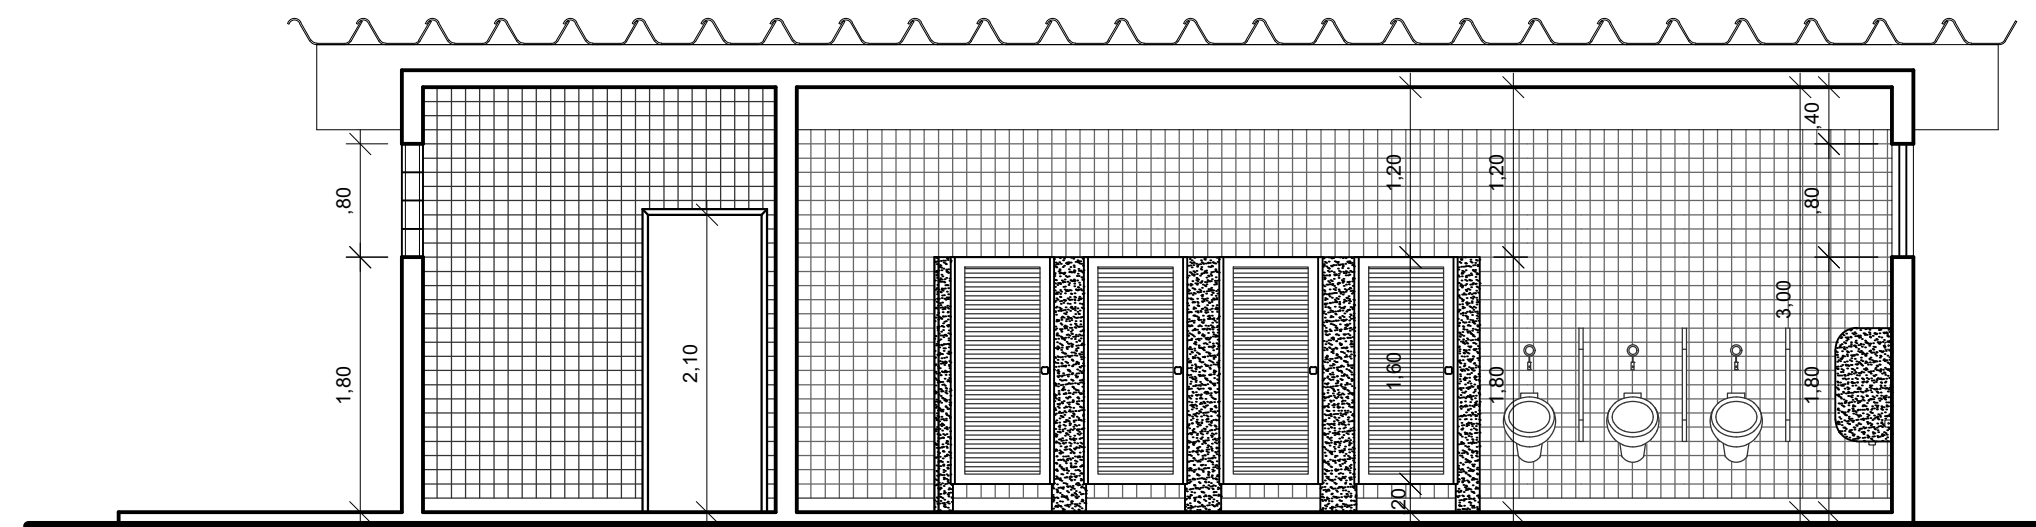


CORTE AA  
ESCALA 1/50

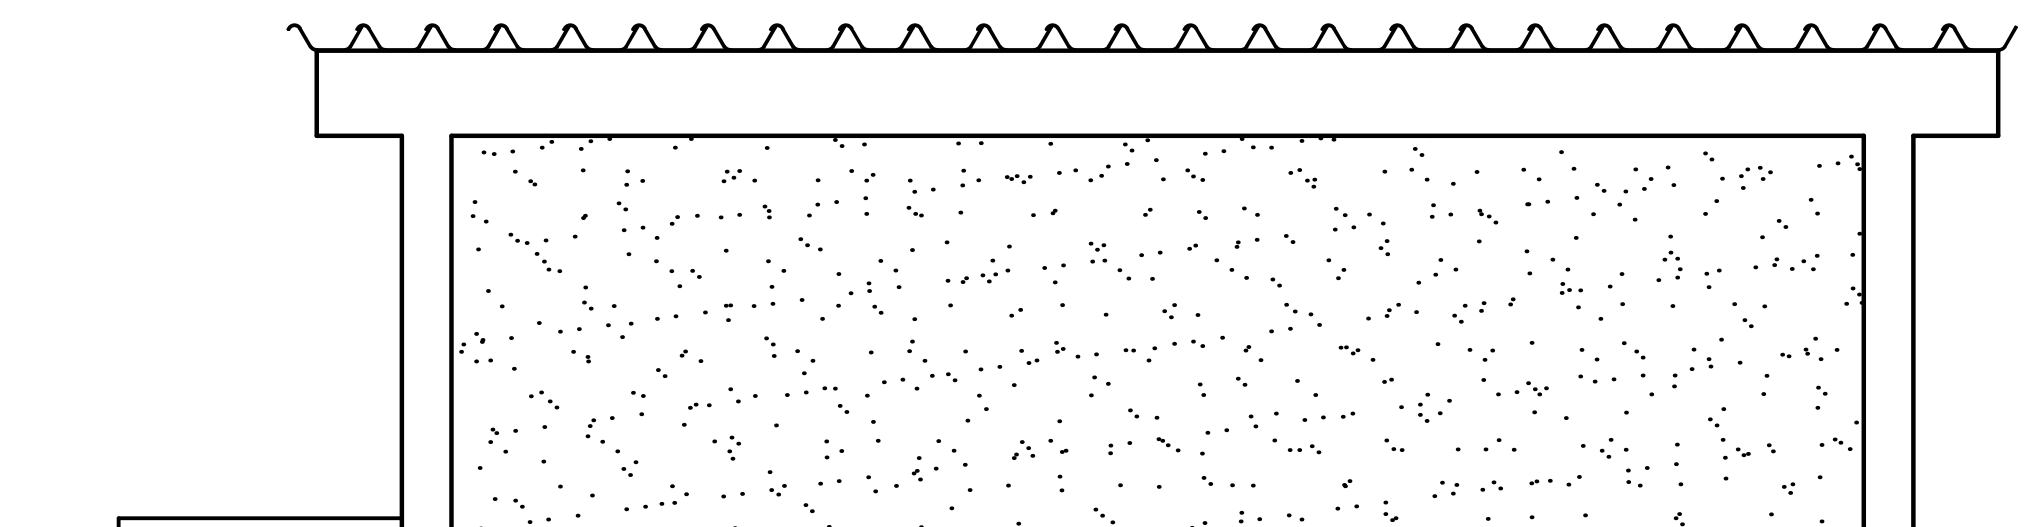

ELEVAÇÃO 01  
ESCALA 1/50

OBSERVAÇÕES:  
- COTAS EM METROS;  
- REVER MEDIDAS NO LOCAL.

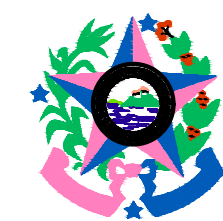

GOVERNO DO ESTADO  
DO ESPÍRITO SANTO  
SECRETARIA DE ESTADO DO TURISMO – SETUR

## ARENA MULTIUSO

RODOVIA DO CONTORNO, BR 101, Km01 - CARAPINA - SERRA - ES

PROPRIETÁRIO:

GOVERNO DO ESTADO DO ESPÍRITO SANTO  
SECRETARIA DE ESTADO DO TURISMO  
CNPJ:08.750.791/0001-89

AUTOR DO PROJETO:

*Paulo Henrique Prúcoli Barboza*  
PAULO HENRIQUE PRÚCOLI BARBOZA  
cau A48548-9

TÍTULO: PROJETO DE REGULARIZAÇÃO  
MODULO PADRÃO SANITÁRIO 01  
REVISÃO: R01

DATA: JANEIRO / 2021  
ESCALA: INDICADA  
PRANCHAS: 16/17

DESENHO: PAULO HENRIQUE PRÚCOLI BARBOZA - ILHA ARQUITETURA